

工事名 鶴岡市立荘内病院 LED照明更新工事

| 図面番号 | 図面リスト |
|-------|-------------|
| E - 1 | 1階 LED照明更新図 |
| E - 2 | 2階 LED照明更新図 |
| E - 3 | 3階 LED照明更新図 |

特記仕様書

A. 工事概要

1. 工事名 鶴岡市立荘内病院 LED照明更新工事
2. 工事場所 鶴岡市泉町4番20号

B. 工事仕様

1. 共通仕様 国土交通省大臣官房官庁営繕部制定の下記仕様書等のうち、●印が付いたものを適用する。
 - 公共建築工事標準仕様書（電気設備工事編）（令和4年度）（以下「標準仕様書」という。）
 - 公共建築改修工事標準仕様書（電気設備工事編）（令和4年度）（以下「改修標準仕様書」という。）
2. 工事内容 既存照明直管ランプ（HF32w, 45w）を、電源内蔵型LED直管ランプに更新する。
（配線替え、E-1参照。既存ランプの撤去・処分含む）

Y15 9,000
Y14 8,500
Y13 6,000
Y12 6,000
Y11 8,800
Y10 6,000
Y9 6,000
Y8 6,000
Y7 7,100
Y6 6,000
Y5 12,000
Y4 7,000
Y3 12,000
Y2 9,000
Y1 6,000

機械室 (E-322)X38 76本
機械室 (E-321)X1 1本
COポンプ (F-321) 1本
電気室 (E-322)X22 44本
蓄電池室 (F-322)X3 6本
直管型LEDランプ (HF32w相当品) 合計 128本

凡例
*A ランプ種電球色に変更
*T ランプ種スリム型に変更
○ 既存LED化済み
□ ランプなし(配線改修実施)
X LED化不可、器具なし


北東廊下 (A-321S)X10 10本
201会議室 (A-322)X12 24本
中材空調機械室 (F-321)X8 8本
直管型LEDランプ (HF32w相当品) 合計 42本

北廊下 (A-321S)X10 22本
EPS-PS (E-321) 4本
直管型LEDランプ (HF32w相当品) 合計 26本

廊下 (A-321S)X4 4本
前室 (A-321)X1 1本
(同上ランプなし) 1本
EPS (E-321) 1本
清掃室2 (E-321) 1本
会議室前室 (A-322) 2本
202会議室 (A-322)X6 12本
直管型LEDランプ (HF32w相当品) 合計 21本
(同上ランプなし) 1本

(A-321)X35 (A-322)X66 (D-321)X1 (E-321)X9 (G-321)X3
(B-321)X4 (B-322)X1
(B-451)X2 (B-452)X39 (B-453)X11
直管型LEDランプ (HF32w相当品) 合計 186本
直管型LEDランプ (HF45w相当品) 合計 113本

(A-322)X55 (B-322)X2 (E-321)X92
(F-321)X9
(B-451)X5 (B-452)X27
(H-452)X8
*(H-452)X17
直管型LEDランプ (HF32w相当品) 合計 215本
直管型LEDランプ (HF45w相当品) 合計 75本
直管型LEDランプ (HF45w電球色) 合計 34本

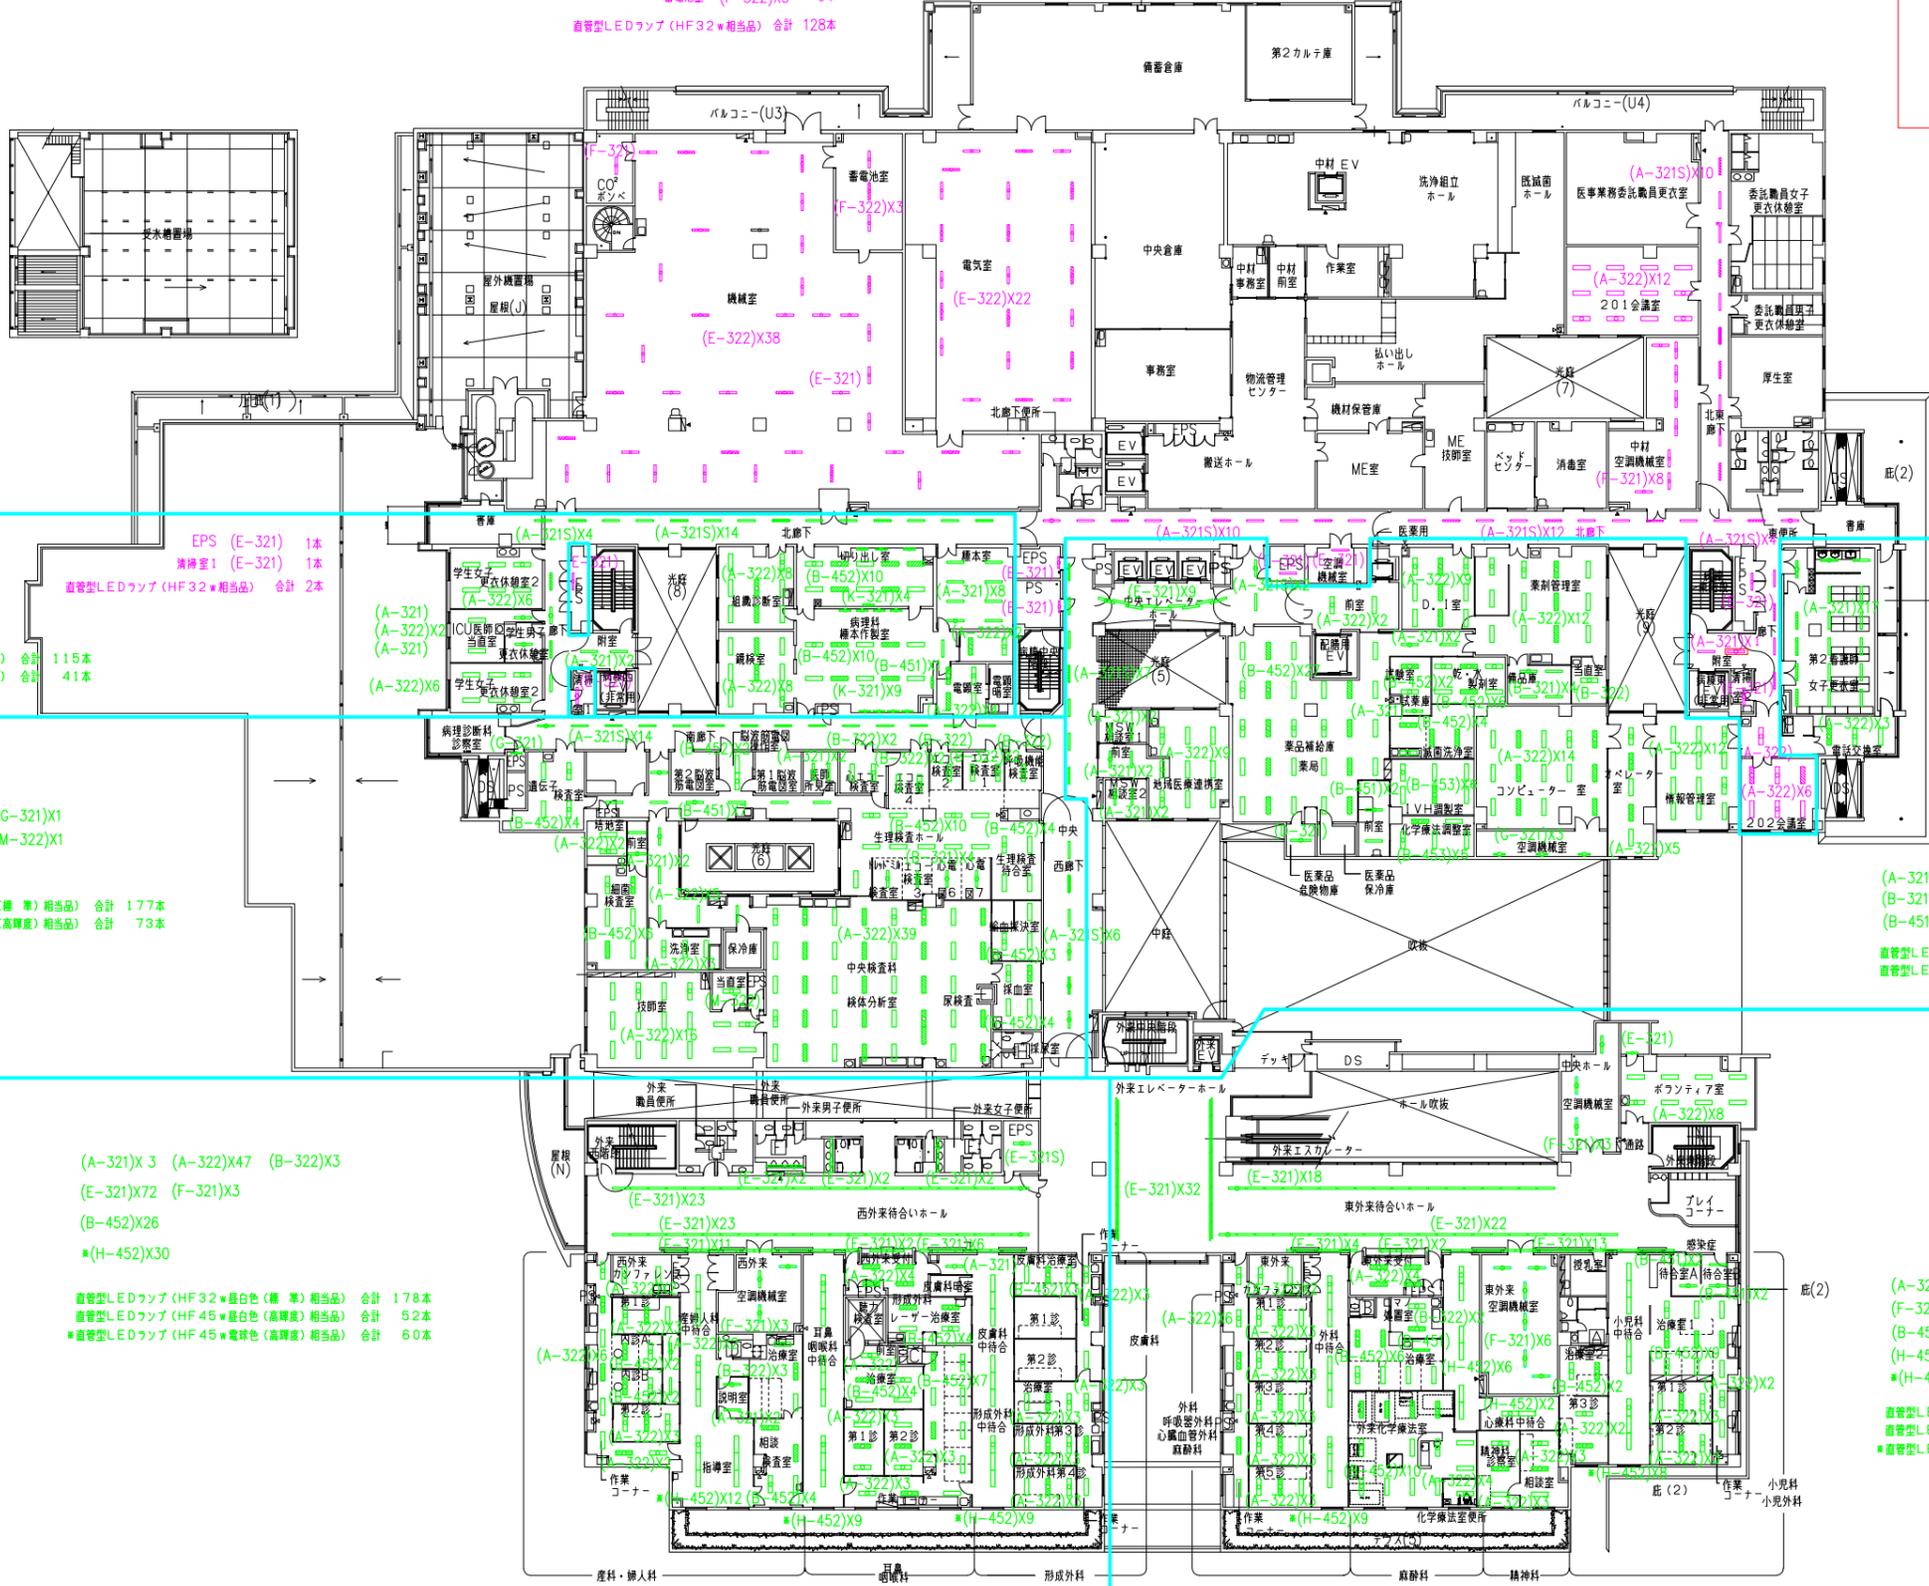

X1 9,000 X2 6,000 X3 6,000 X4 6,000 X5 6,000 X6 6,000 X7 6,000 X8 6,000 X9 6,000 X10 6,000 X11 6,000 X12 6,000 X13 9,000 X14 6,000 X15 6,000 X16 6,000 X17 6,000 X18 6,000 X19 6,000 X20 6,000 X21 6,000 X22 6,000

2024. 03. 赤書き部、令和5年度更新済み


2024. 10. 緑書き部、令和6年度更新

概況：平成 年 月 日
鶴岡市立荘内病院新病院建設事業



| | | |
|---|-------------------------|------|
| 工事名 鶴岡市立荘内病院 LED照明更新工事 | | E-2 |
| 設計番号 02200-010 | 工事名称 鶴岡市立荘内病院移転新築(建築)工事 | G-34 |
| 図面名 2階 LED照明更新図 | 縮尺 S=1/250 | |
| 経緯 一級建築士第111166号 高橋 明 | 印出 作成日 12.03 | 34 |
| 一級建築士事務所 建設番号 東京第1033号 建設ソフトウェア 登録番号 建11第043号 (印社名/株式会社佐藤総合設計事務所) | | |

Y15 9,000
Y14 8,500
Y13 6,000
Y12 6,000
Y11 8,800
Y10 6,000
Y9 6,000
Y8 7,100

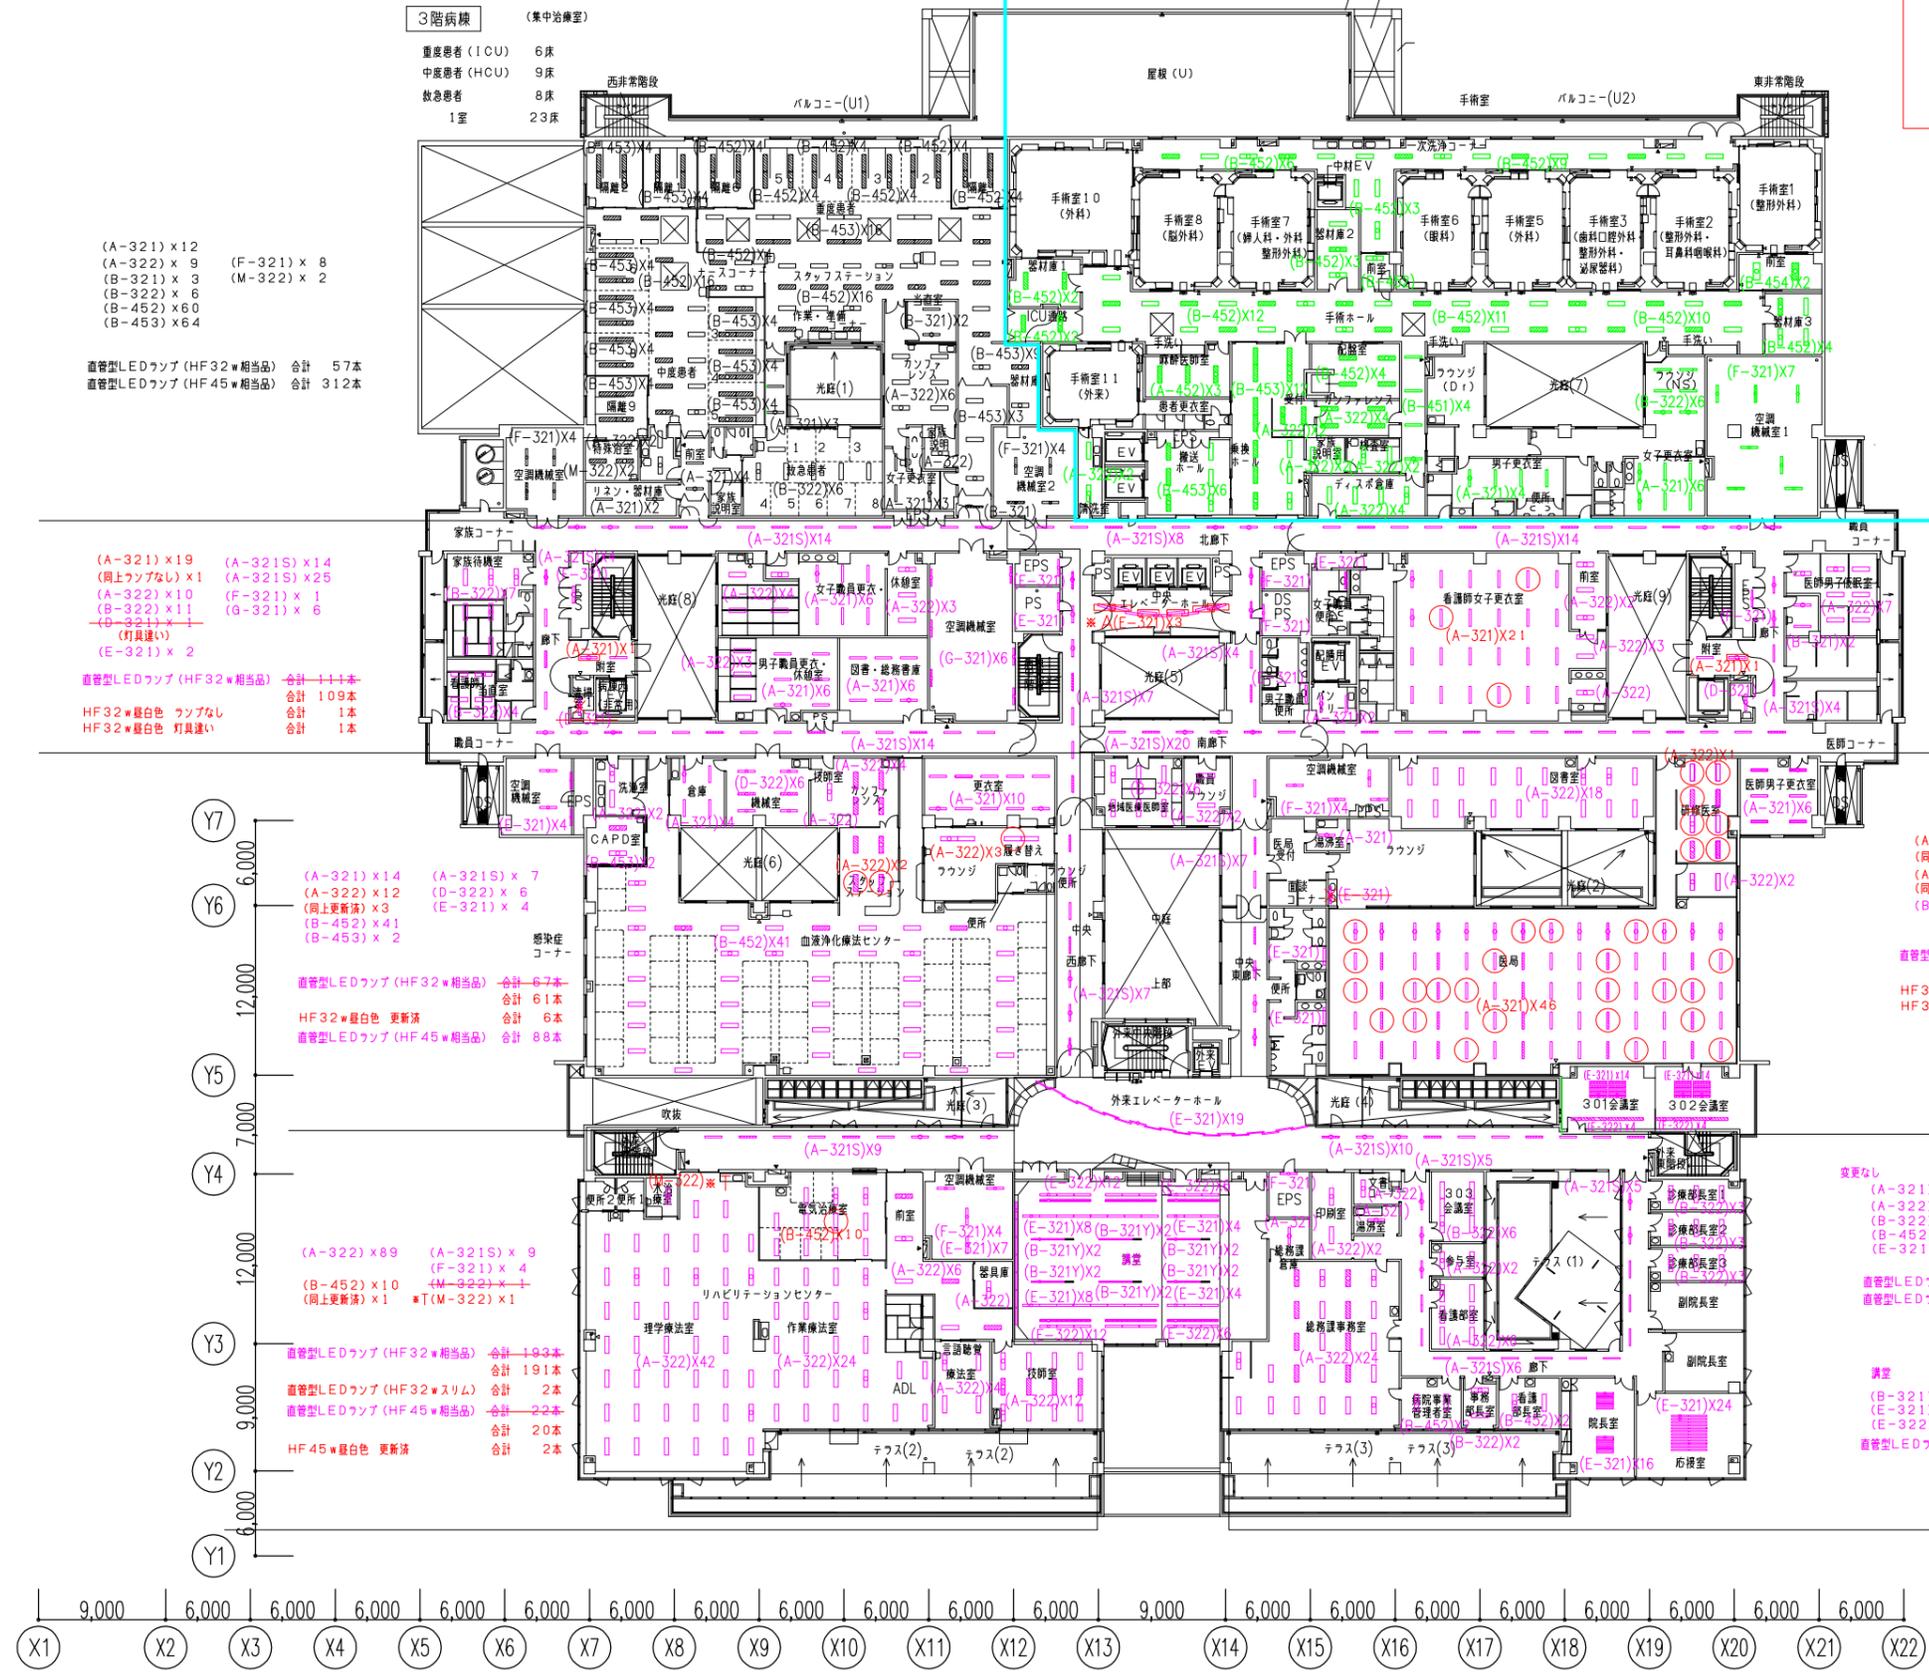

- 凡例
- *A ランプ種電球色に変更
 - *T ランプ種スリム型に変更
 - 既存LED化済み
 - ランプなし(配線改修実施)
 - × LED化不可、器具なし

(A-321) x 12
(A-322) x 9
(B-321) x 3
(B-322) x 6
(B-452) x 60
(B-453) x 64

(F-321) x 8
(M-322) x 2

直管型LEDランプ (HF32相当品) 合計 57本
直管型LEDランプ (HF45相当品) 合計 312本

(A-321) x 10
(A-322) x 16
(F-321) x 7
(A-452) x 3

(B-322) x 6
(B-451) x 4
(B-452) x 67
(B-453) x 18
(B-454) x 2

直管型LEDランプ (HF32相当品) 合計 61本
直管型LEDランプ (HF45相当品) 合計 206本

(A-321) x 19
(同上ランプなし) x 1
(A-322) x 10
(B-322) x 11
(E-321) x 2
(E-321) x 2

(A-321S) x 14
(A-321S) x 25
(F-321) x 1
(G-321) x 6

直管型LEDランプ (HF32相当品) 合計 111本
合計 109本
HF32電球色 ランプなし 合計 1本
HF32電球色 灯具違い 合計 1本

(A-321) x 24
(同上ランプなし) x 1
(同上更新済) x 3
(A-322) x 13
(B-321) x 2
(D-321) x 1

(A-321S) x 22
(A-321S) x 28
(F-321) x 3
(E-321) x 2
(A-321) x 3
(同上ランプなし) x 6

直管型LEDランプ (HF32相当品) 合計 121本
合計 108本
直管型LEDランプ (HF32電球色) 合計 3本
HF32電球色 ランプなし 合計 1本
HF32電球色 ランプなし 合計 6本
HF32電球色 更新済 合計 3本

(A-321) x 14
(A-322) x 12
(同上更新済) x 3
(B-452) x 41
(B-453) x 2

(A-321S) x 7
(D-322) x 6
(E-321) x 4

直管型LEDランプ (HF32相当品) 合計 67本
合計 61本
HF32電球色 更新済 合計 6本
直管型LEDランプ (HF45相当品) 合計 88本

(A-321) x 53
(同上更新済) x 24
(A-322) x 23
(同上更新済) x 7
(B-322) x 6

(A-321S) x 7
(F-321) x 4
(E-321) x 30
(同上更新済) x 1
(E-322) x 8

直管型LEDランプ (HF32相当品) 合計 297本
合計 168本
HF32電球色 更新済 合計 38本
HF32電球色 灯具なし 合計 1本

(A-322) x 89
(B-452) x 10
(同上更新済) x 1

(A-321S) x 9
(F-321) x 4
(M-322) x 1

直管型LEDランプ (HF32相当品) 合計 193本
合計 191本
直管型LEDランプ (HF32スリム) 合計 2本
直管型LEDランプ (HF45相当品) 合計 22本
合計 20本
HF45電球色 更新済 合計 2本

変更なし
(A-321) x 2
(A-322) x 15
(B-322) x 17
(B-452) x 4
(E-321) x 59

(A-321S) x 26
(F-321) x 1

直管型LEDランプ (HF32相当品) 合計 192本
直管型LEDランプ (HF45相当品) 合計 8本

調査
(B-321Y) x 12
(E-321) x 31
(E-322) x 36

直管型LEDランプ (HF32相当品) 合計 115本

X1 9,000 X2 6,000 X3 6,000 X4 6,000 X5 6,000 X6 6,000 X7 6,000 X8 6,000 X9 6,000 X10 6,000 X11 6,000 X12 6,000 X13 9,000 X14 6,000 X15 6,000 X16 6,000 X17 6,000 X18 6,000 X19 6,000 X20 6,000 X21 6,000 X22

| | | | | | | | | | | | | | |
|--|--|------------------------|--|-------------|--|---------------------|--|-------------|--|------------------------|--|-----|--|
| 2024. 03. 赤書き部、令和5年度更新済み | | 2024. 10. 緑書き部、令和6年度更新 | | 概算：平成 年 月 日 | | 概算：鶴岡市立荘内病院新病院建設準備室 | | 株式会社 佐藤総合計画 | | 工事名 鶴岡市立荘内病院 LED照明更新工事 | | E-3 | |
| 設計番号 02200-010 | | 工事名 鶴岡市立荘内病院移転新築(建築)工事 | | 規模 G-35 | | 縮尺 S:1/250 | | 作成日 12.03 | | 図し番号 35 | | | |
| 3階 LED照明更新図 | | | | | | | | | | | | | |
| 一級建築士事務所 登録番号 東京第1033号 建設コンサルタント 登録番号 建1第643号 (旧社名/株式会社佐藤総合計画) | | | | | | | | | | | | | |